


- 【特記】
- 1) "別図系統図" 参照の事とする。
 - 2) 電線管は下記による。

(16), (22)	PF管 (いんべい)・CD管 (行込)
(25), (31)	E(ネジナツ)管

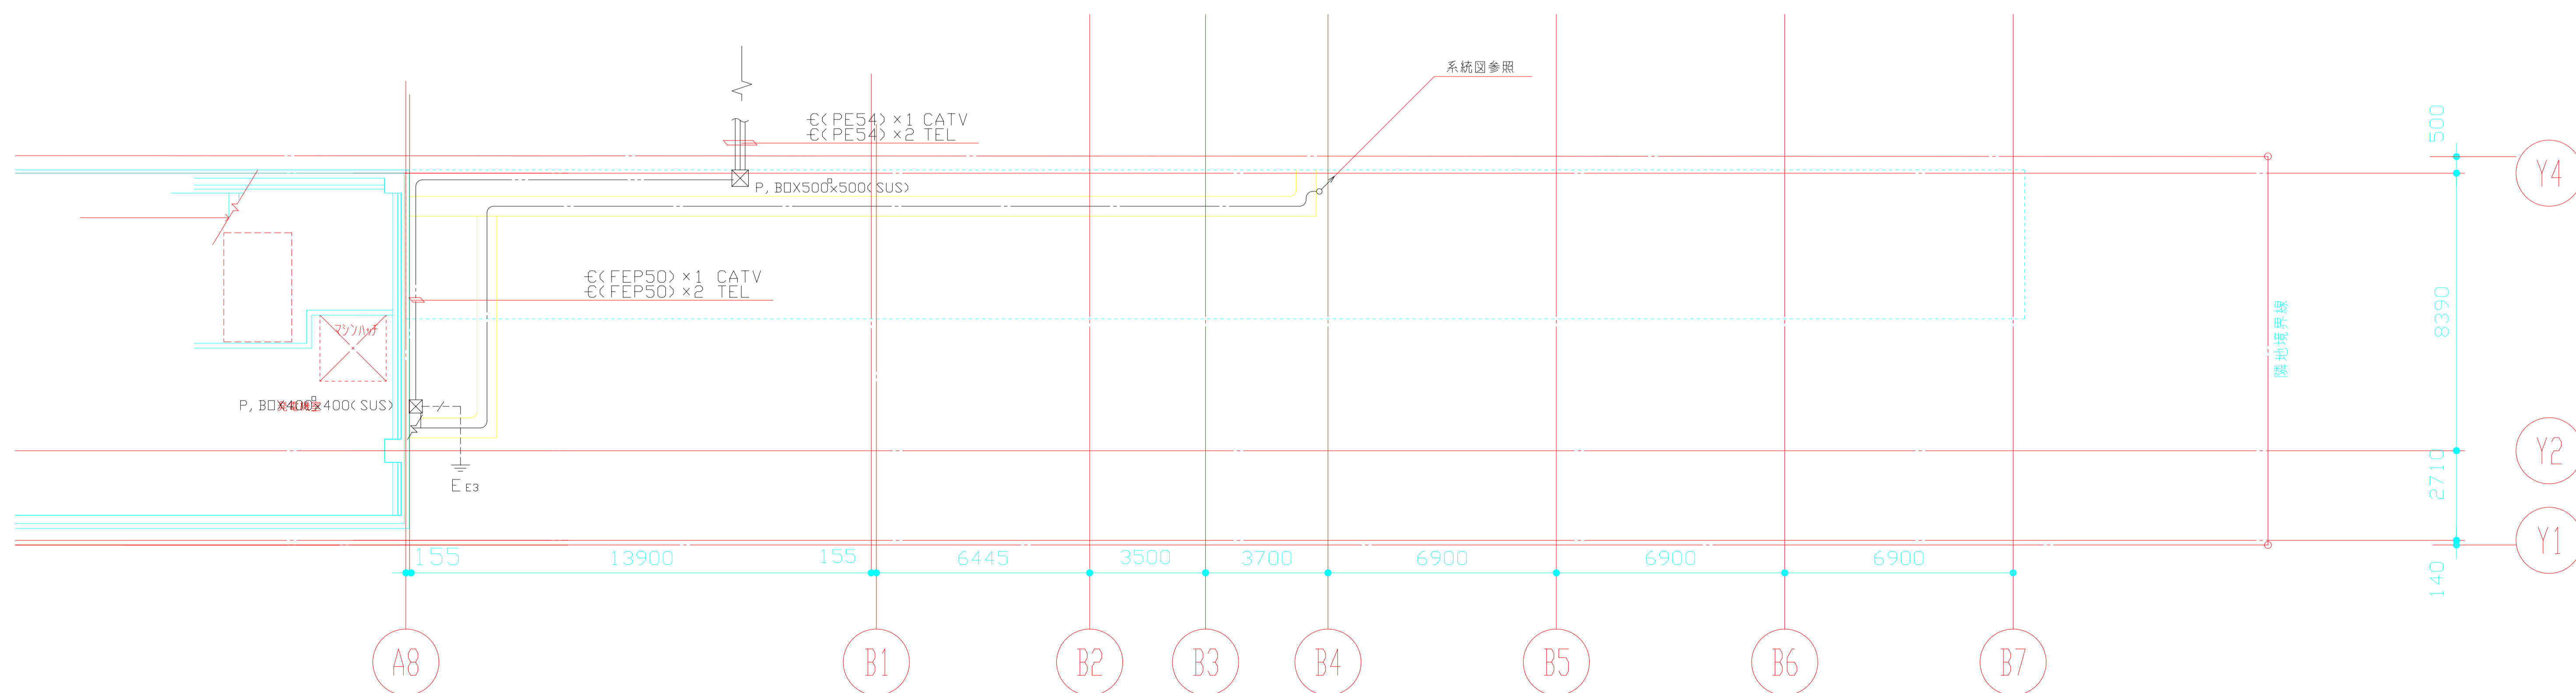

概要	設計年月日	変更年月日	承認	設計	製図	工事名称	図面番号
						(仮) 筑波都心地区商業施設建築工事	E-23
						図面名	縮尺
						弱電設備 地下1階平面図	S = 1:100