



凡 例

記号	名称	備考	記号	名称	備考
S	通気管 (往) 8K		CD	冷却水管 (往)	
SR	" (復)		CDR	" (復)	
S	" (往) 8K		R	冷媒管	
SR	" (復)		D	ドレン管	
C	冷水管 (往)		SA	送気ダクト管	
CR	" (復)		RA	通気ダクト管	
H	温水管 (往)		DA	外気ダクト管	
HR	" (復)		EA	排気ダクト管	
CH	冷温水管 (往)		FD	防火ダンパー	
CHR	" (復)		CD	逆止ダンパー	

記号	名称	備考	記号	名称	備考
(Symbol)	仕切弁		(Symbol)	ファイルコンユニット	天井埋込型、天井カセット型
(Symbol)	防根継手				天井露出型
(Symbol)	伸縮継手				
(Symbol)	自動制御弁				
(Symbol)	消音内貼				
(Symbol)	たわみ継手				
(Symbol)	吹出口				
(Symbol)	吸込口				
(Symbol)	送風機				
(Symbol)	ダクト (耐火被服)	1.6mm鉄板、ロックワール50m/m被服			

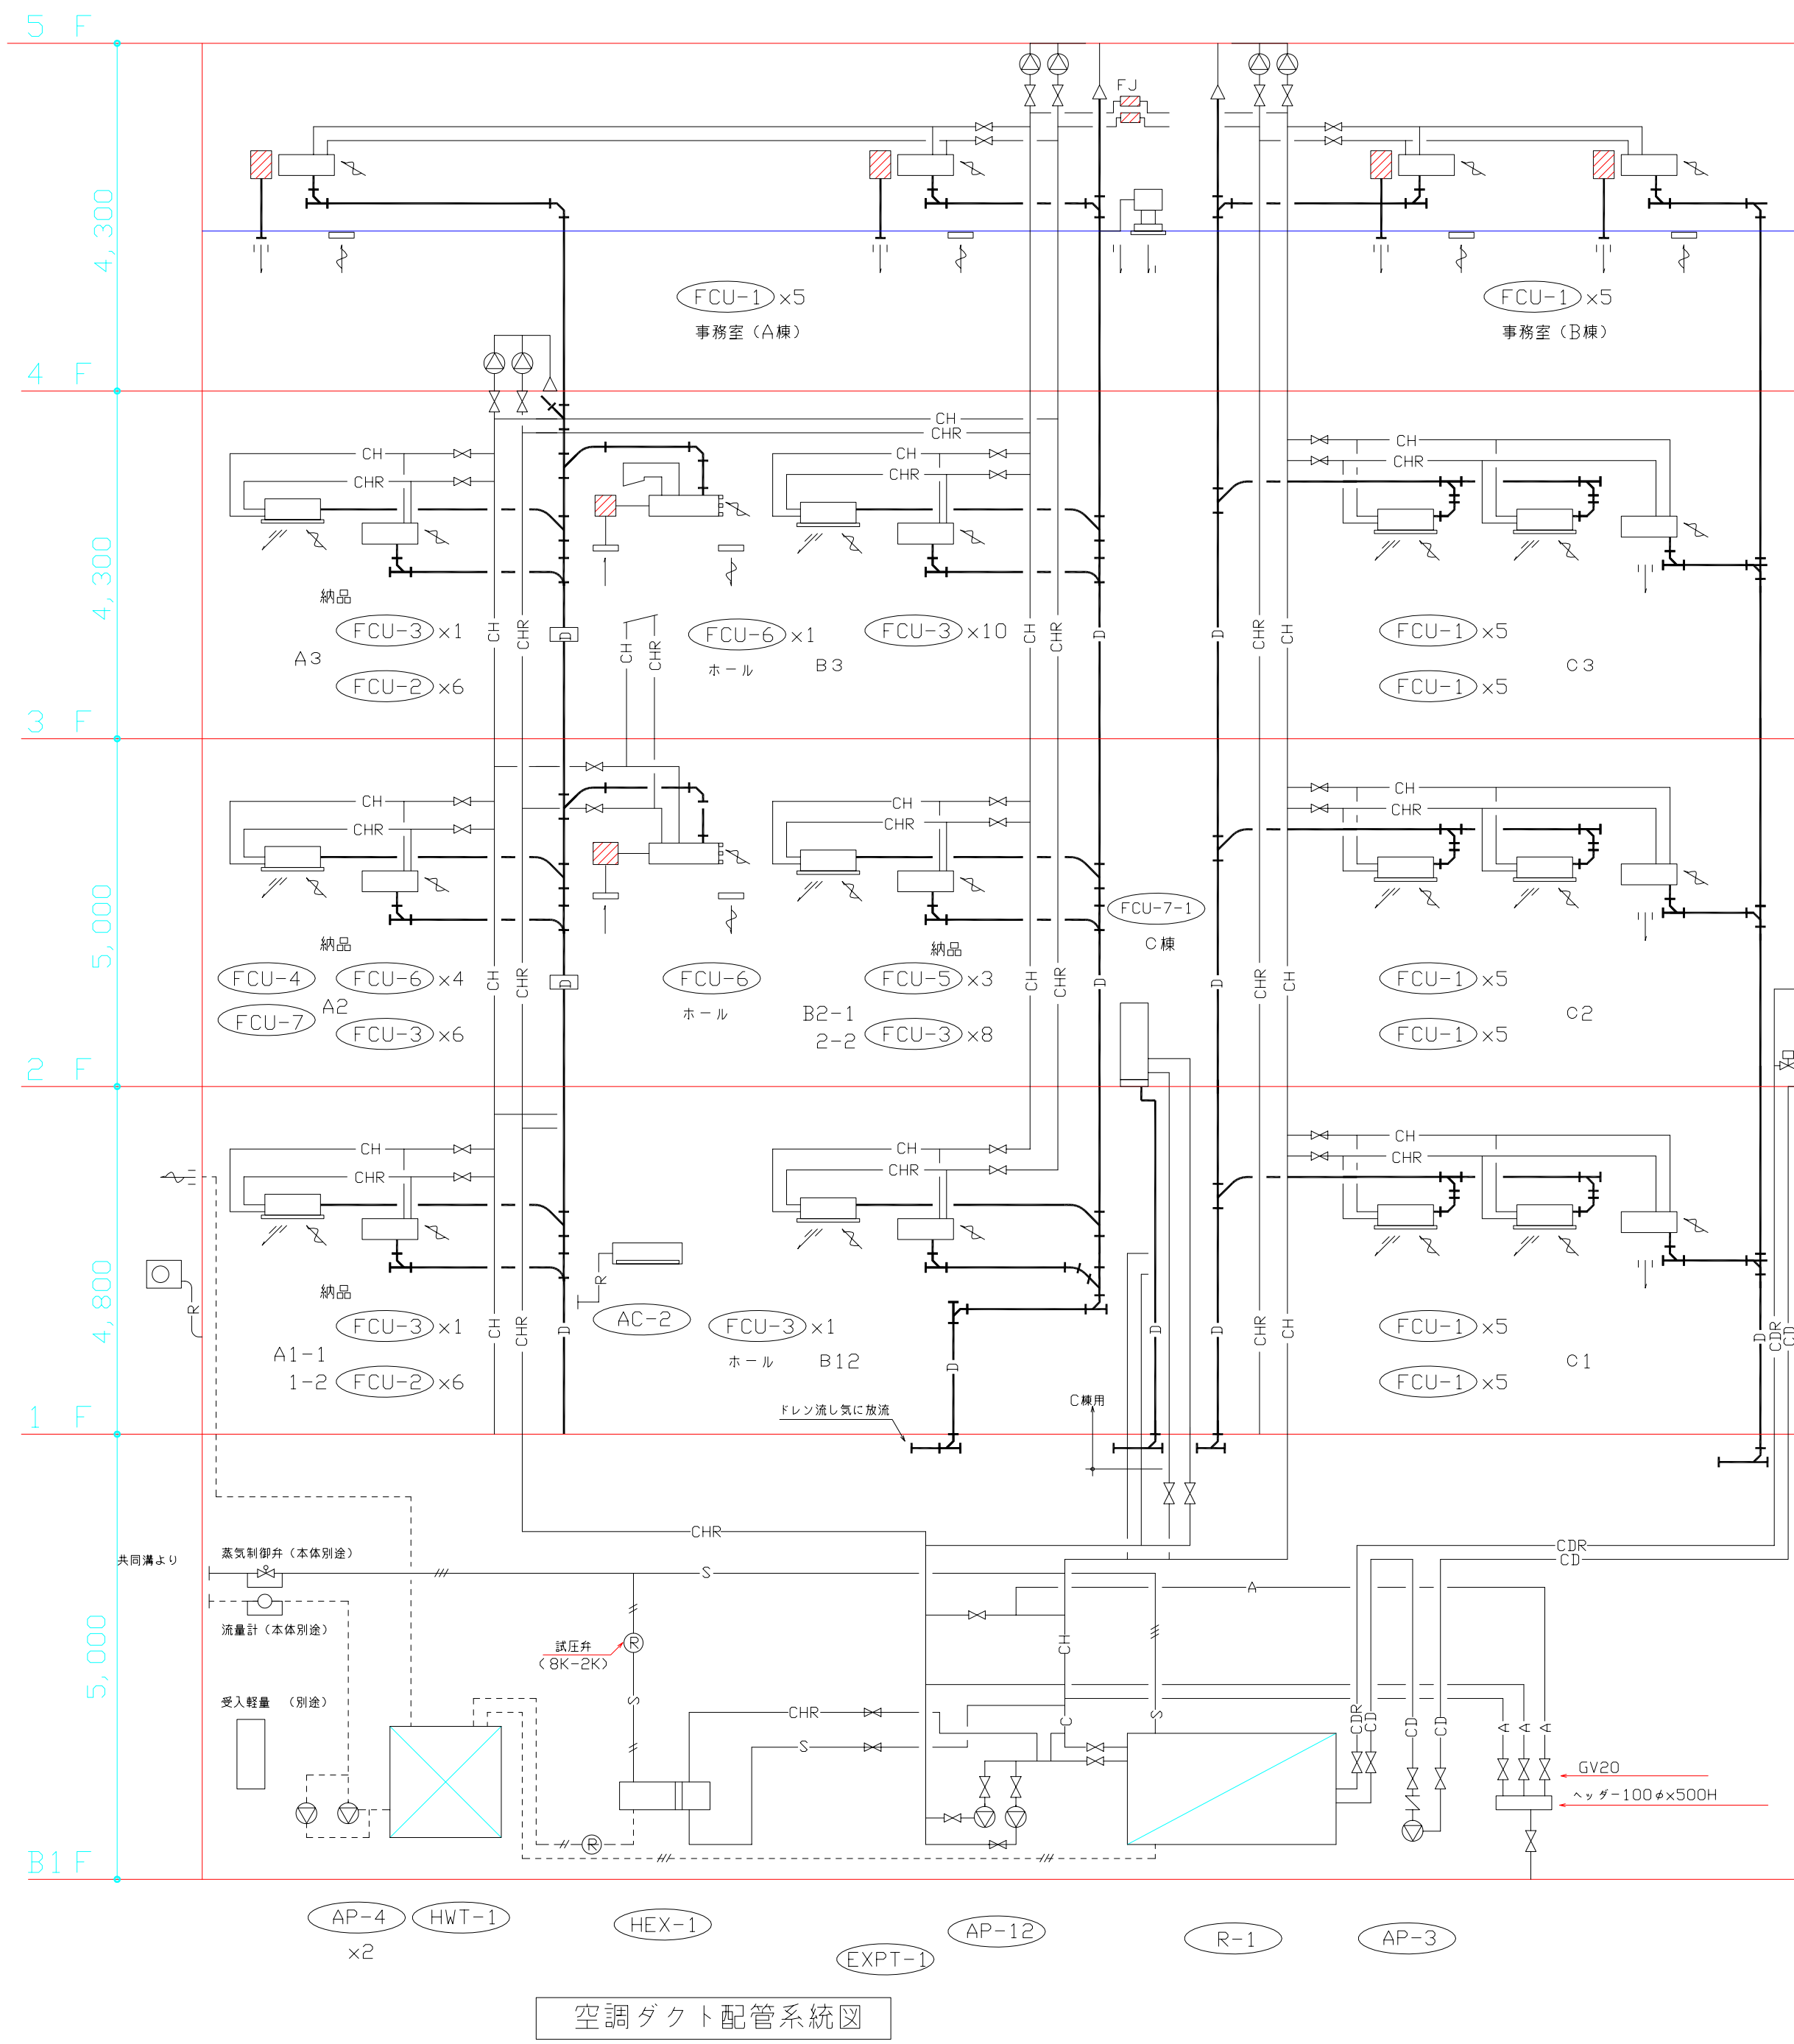

空調ダクト配管系統図

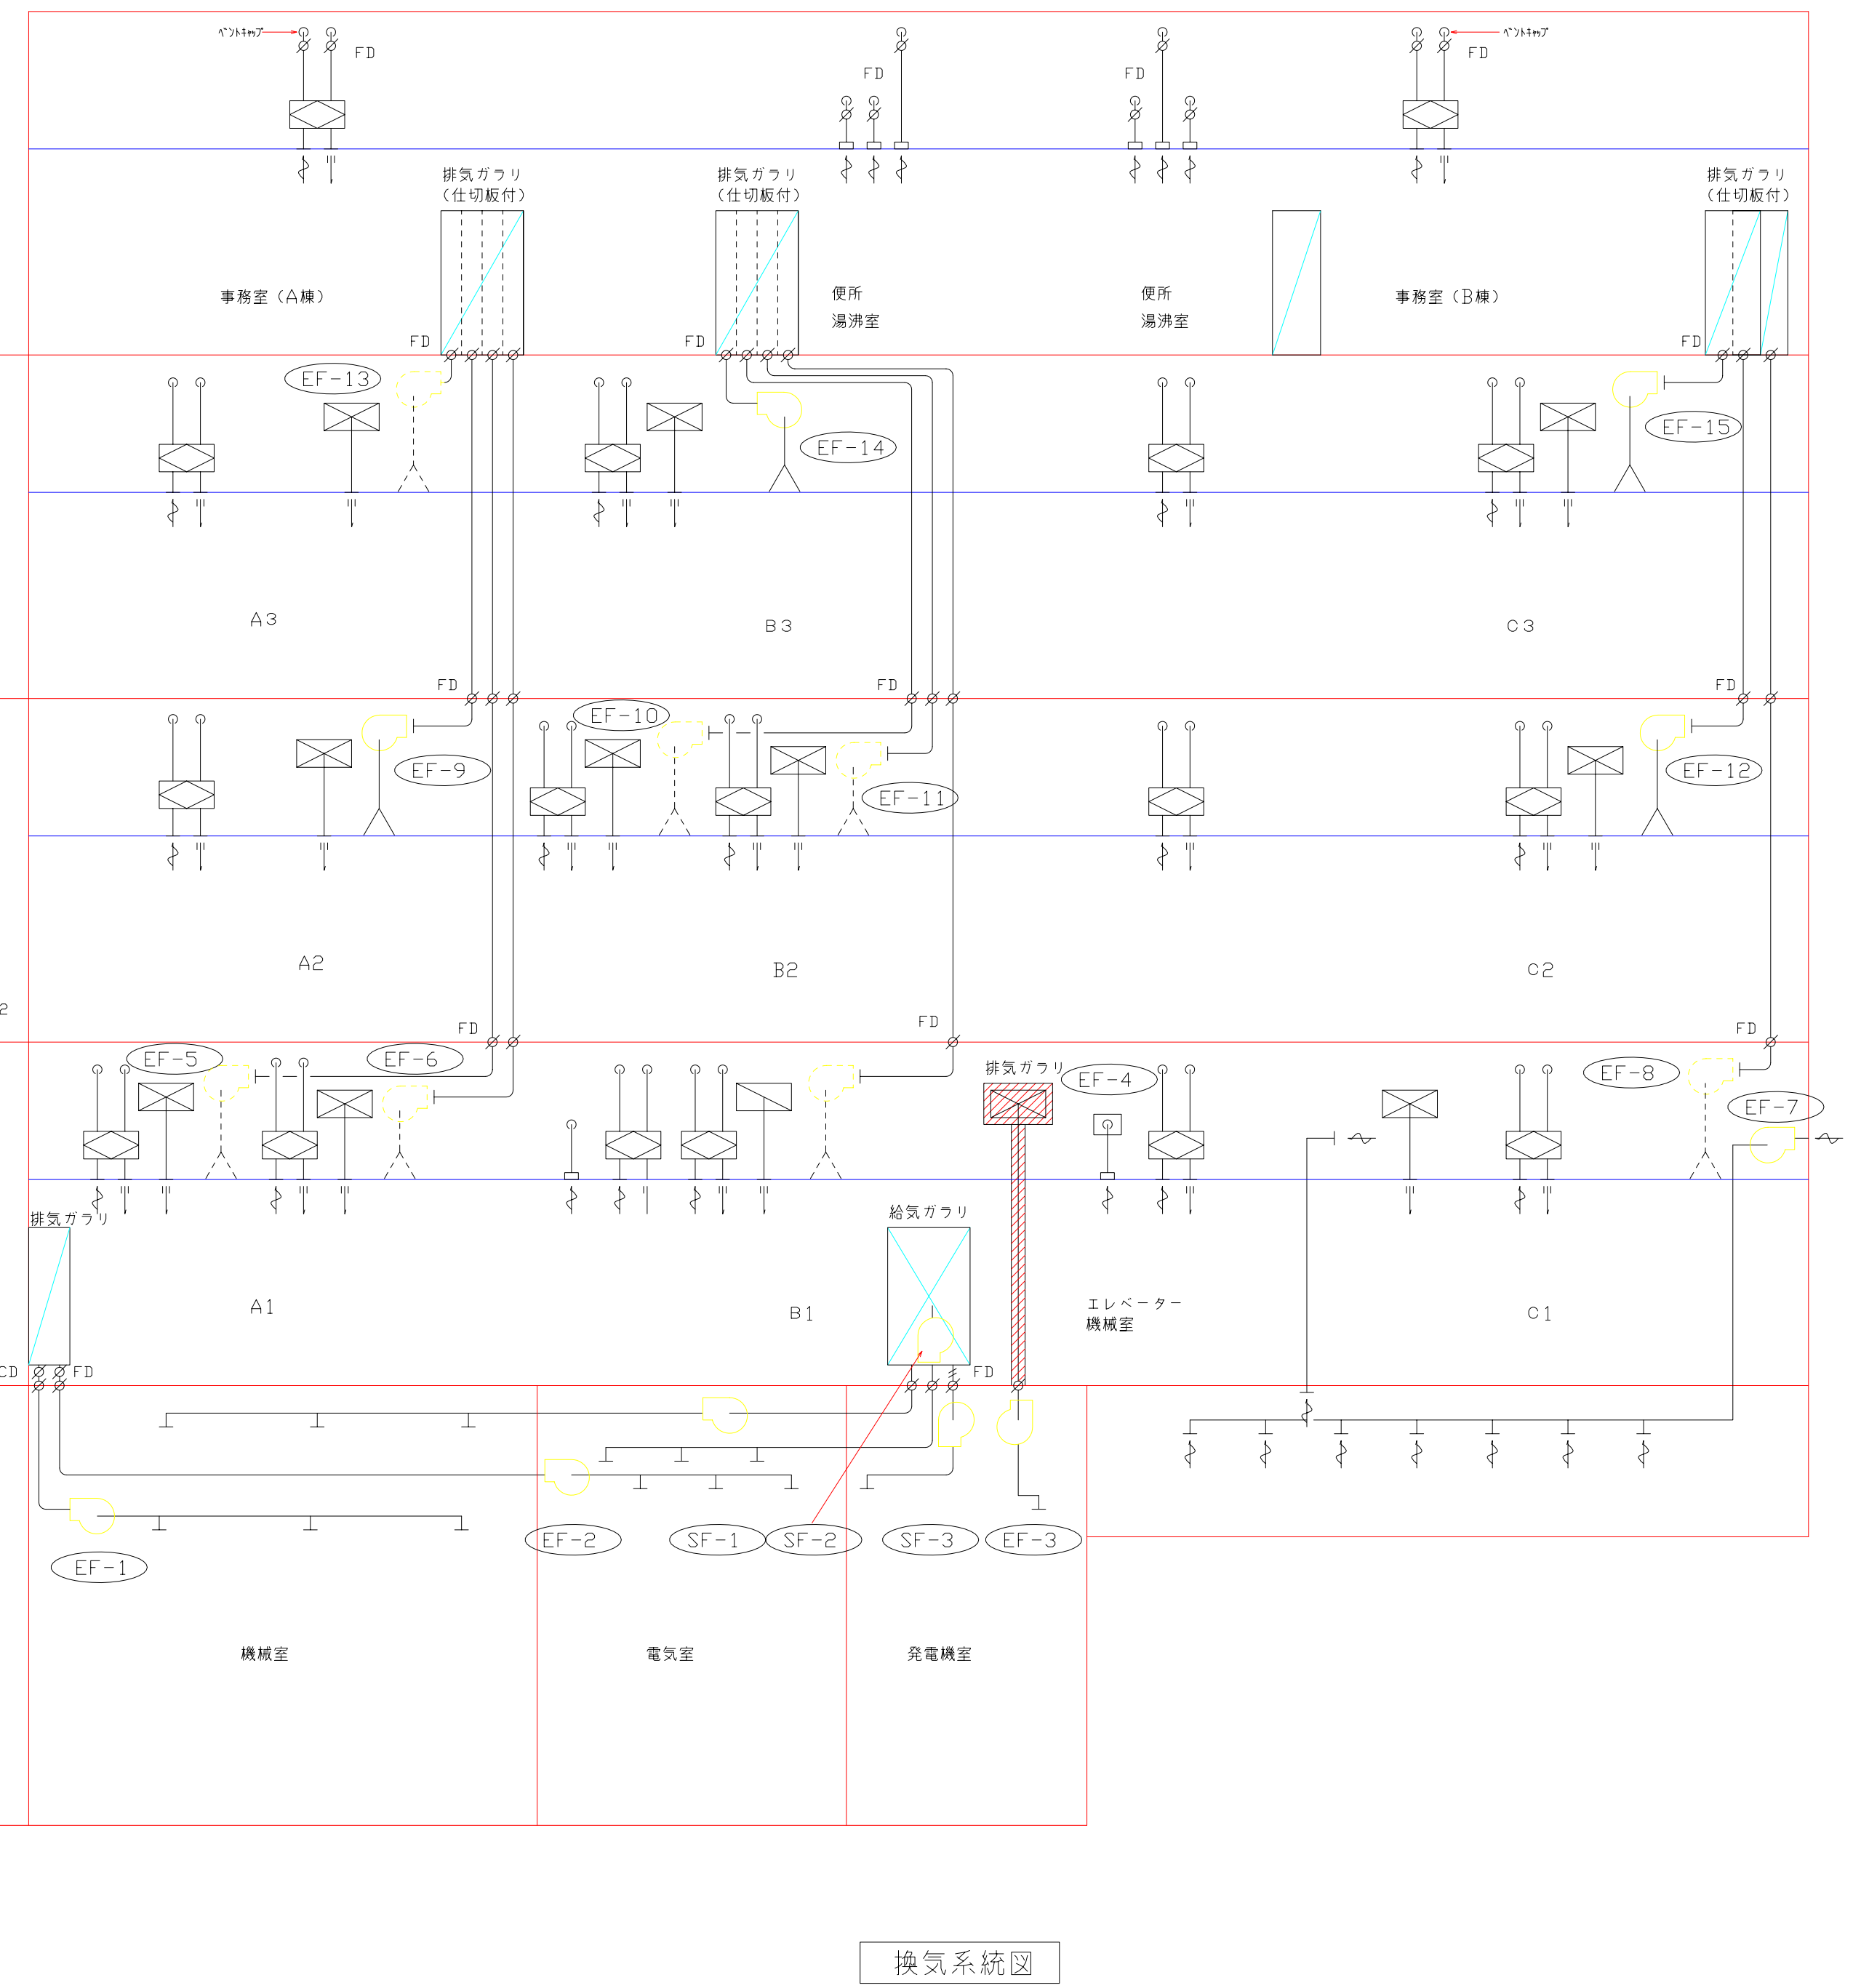

換気系統図

概要	設計年月日	変更年月日	承認	設計	製図	工事名称 (仮) 筑波都心地区商業施設建築工事	図面番号 M-11
						図面名 空調設備 系統図	縮尺