


機械室		
VHS600×300	常時	4
EA 1900	非常時	4

電気室		
VHS750×300	常時	5
EA 2600	非常時	5

発電機室		
VHS450×200	常時	1
EA 1000	非常時	1
VHS450×200	非常時	1
EA 1000	非常時	1
VHS650×300	非常時	3
EA 2200	非常時	3

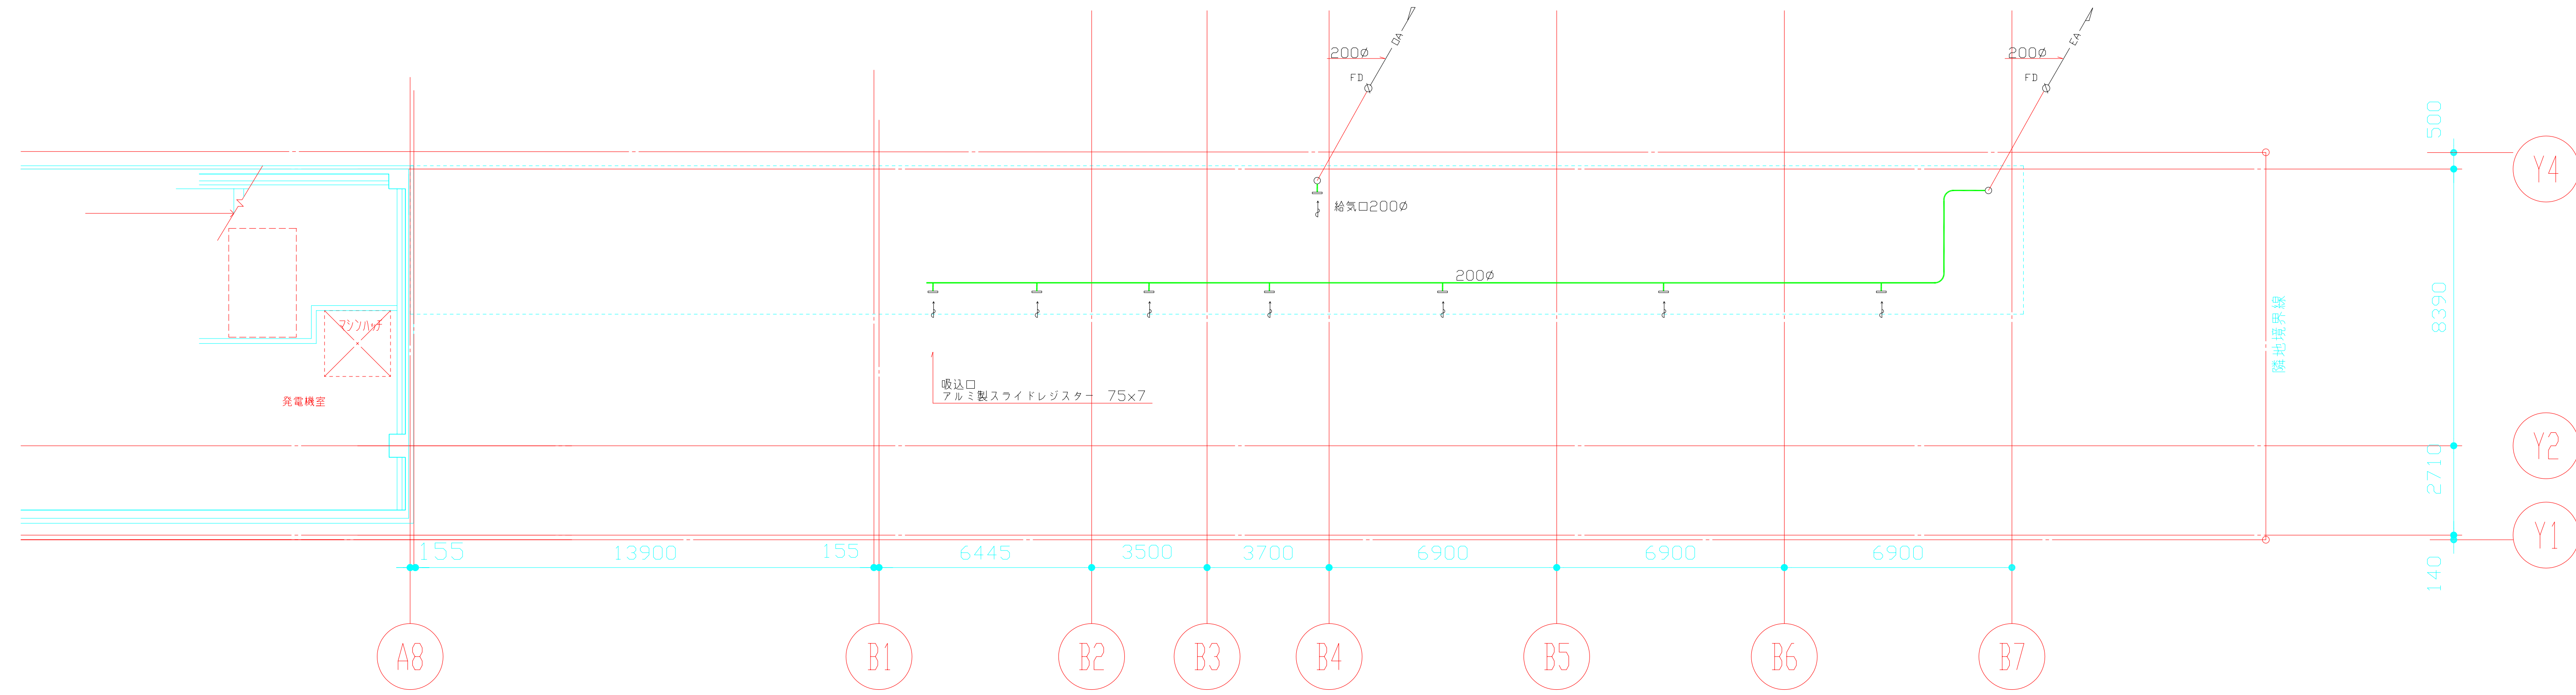

概要	設計年月日	変更年月日	承認	設計	製図	工事名称	図面番号
						(仮) 筑波都心地区商業施設建築工事	
						図面名	縮尺
						空調設備(ダクト)設備 地下1階平面図	