


Y11
Y10
Y9
Y8
Y7
Y6
Y5
Y4
Y3
Y2
Y1

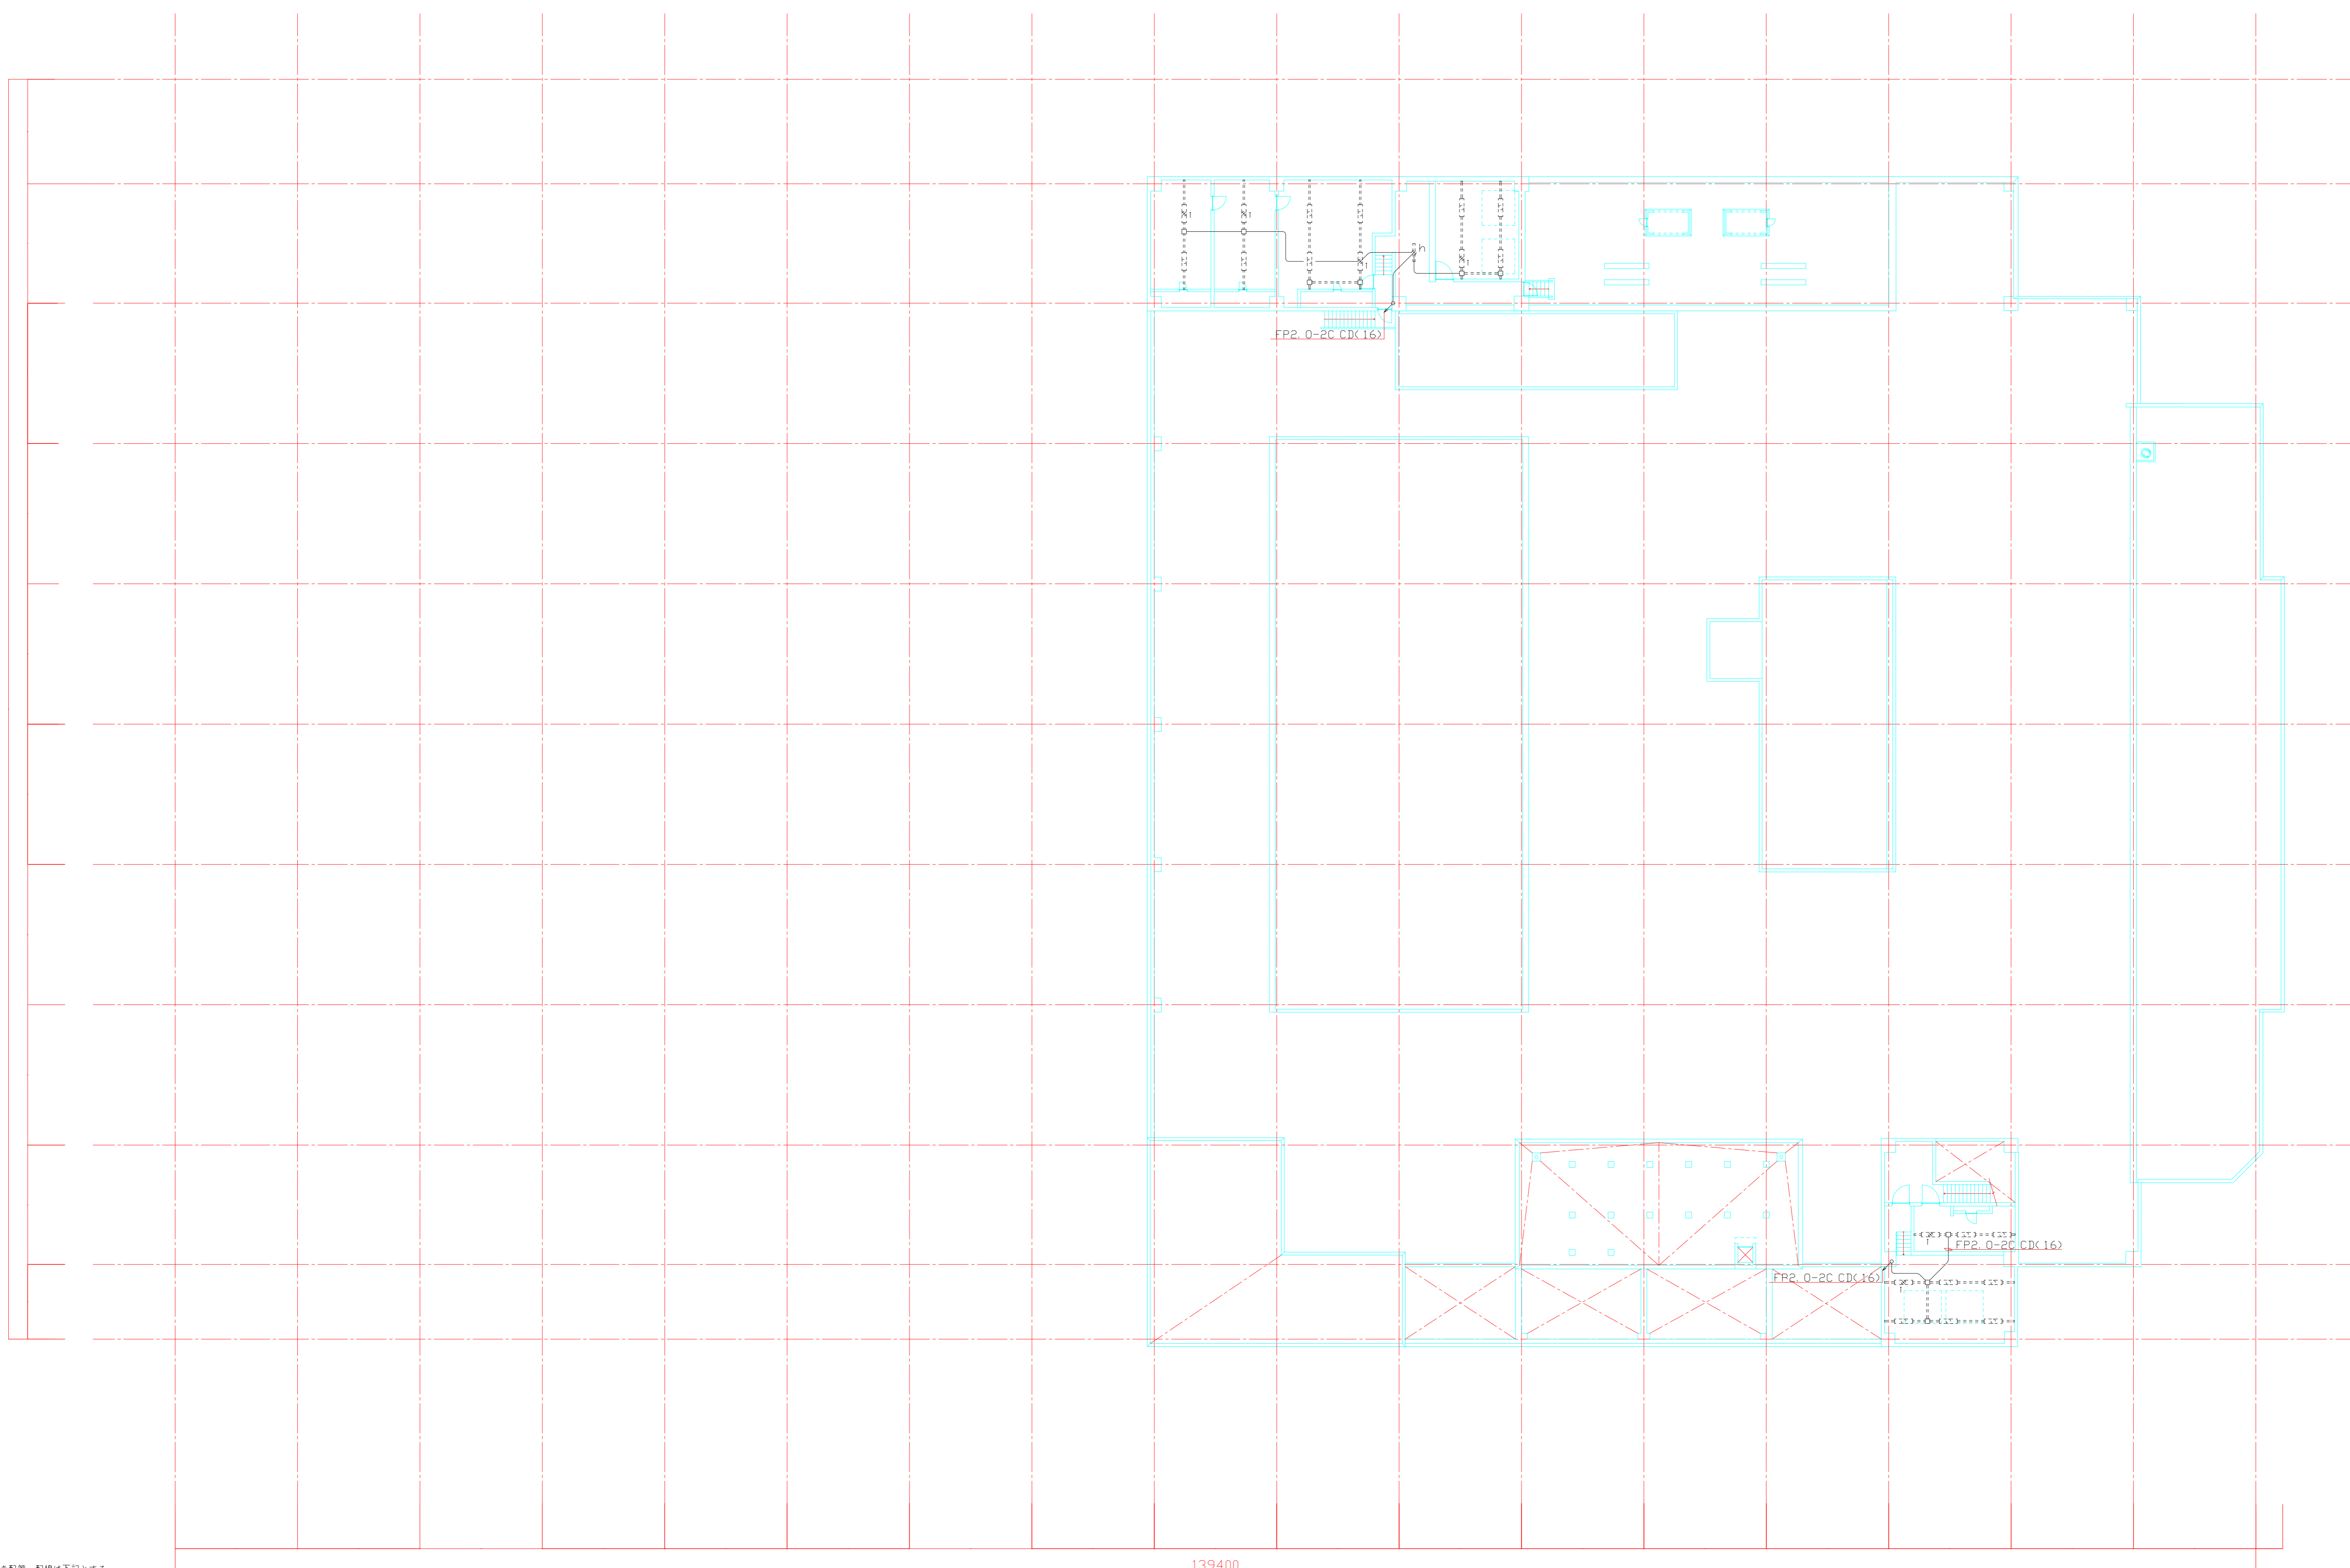

特記なき配管・配線は下記とする。
 FP2_0-2C CDK(16)

X1 X2 X3 X4 X5 X6 X7 X8 X9 X10 X11 X12 X13 X14 X15 X16 X17 X18 X19

摘要	設計年月日	変更年月日	承認	設計	製図	工事名称	図面番号
						筑波研究学園都市ショッピングセンター（仮称）新築工事	3149
						図面名 非常灯・誘導灯設備 PH1F平面図	縮尺 S = 1:200